


5.				
4.				
3.				
2.				
1.				
Nr.	Art der Änderung	Datum	Aufgestellt	

Bearbeitung:		Datum	Zeichen
Ingenieurbüro Keuntje GmbH		bearbeitet 08/2015	Ro.
Winzenburger Str. 19, 31084 Freden/Leine Tel.: 05184/9405-0, Fax: 05184/9405-45 e-mail: ing-keuntje@t-online.de		gezeichnet 08/2015	Se.
		geprüft: 27.08.2015	gez. Keuntje

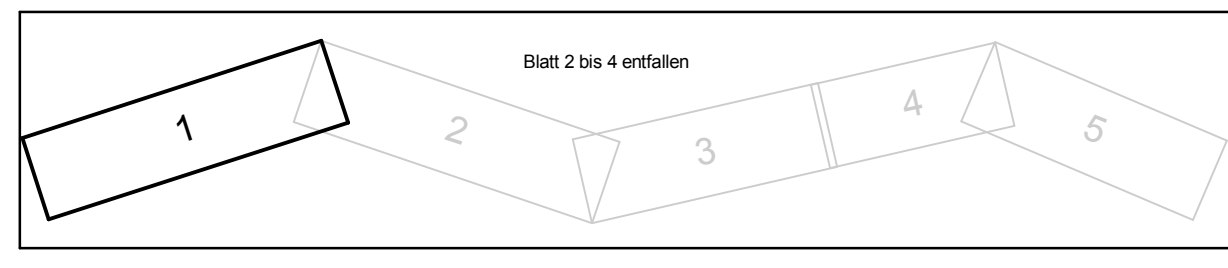

Straßenbauverwaltung des Landes Niedersachsen		Unterlage 16.1	
Straße: K 303 von km: bis km:		Blatt Nr. 1	
(Nächster Ort): Lechstedt		Reg. Nr.	
		Datum	Zeichen
		nachgeprüft 20.10.2015	Ku.

Neubau eines Radweges an der K 303 zwischen L 499 und Lechstedt		Lageplan der Ver- und Entsorgungsanlagen
		Maßstab 1:500

Aufgestellt:	
Hannover, den	
Niedersächsische Landesbehörde für Straßenbau und Verkehr	
Geschäftsbereich Hannover	
im Auftrage:	

Grundplan Grundriß	Blatt: 1	April 2013
terrestr./photogr. Aufnahme von:	Februar 2013	gez. Schnelle
verm.-techn./bautechn. Feldvergleich vom:	16.04.13	Unterschrift / Datum
Grundplan Kataster	Blatt: 1	Jan. 2013
Maßnahme: K 303	Stand vom: 2013	gez. Schnelle
Maßstab: ALKIS-Datensatz		Unterschrift / Datum

	Gemeindegrenze
	Gemarkungsgrenze
	Flurgrenze
	Flurstücksgrenze
	Baum Laub/Nadel
	geplanter Baum
	Büsche
	Hecke/Zaun
	Mauer
	Stützmauer
	Böschung vorh.
	Zugang/Zufahrt
	Kilometerstein
	Ortdurchfahrtsgrenze
	Lampe
	Stahlgittermast
	Stahlrohrmast
	Betonmast
	Holzmast
	RW/SW/MW Schacht
	Straßeneinlauf vorh./gepl.
	Einlauf rund/reckig
	Schieber Wasser/Gas
	Unter-/Oberflurhydrant
	Ampel vorh./gepl.
	Verkehrs-/Hinweisschild
	Schutzwasserleit. vorh.
	Kabel-u. Verteilerkasten
	Bushaltestelle
	Parkplatz
	Durchlass DN 500
	oberir./hochsp.-Leitung
	Fließpfeil
	Treppe
	PP bzw. AP Nr. 10
	HFP 2
	Höhenfestpld.Nr.
	Schutzplanke
	Li-Linde
	Bi-Birne
	Nu-Nußbaum
	Mi-Mirabelle
	We-Weide
	Es-Esche
	Bu-Buche
	Ap-Apfel
	Ka-Kastanie
	Sb-Schneebere
	Wd-Weißdorn
	Ro-Robinie

	Regenwasserleit. vorh.
	Regenwasserleit. gepl.
	Schutzwasserleit. vorh.
	Schutzwasserleit. gepl.
	Mischwasserleit. vorh.
	Druckrohrleitung
	Straßenbeleuchtung
	Mittelspannung
	Niederspannung
	Fernmeldeleitung
	Wasserleitung
	Gasleitung
	Leitung Deutsche Bahn
	Absteiler Wasser/Gas
	Unter-/Oberflurhydrant
	Kabelkasten
	ElI/Post

Hinweis:
Grenzpunkte entstammen dem ALKIS-Datensatz (eckig = digitalisierte Punkte) bzw. wurden berechnet.
Quelle: Auszug aus den Geobasisdaten der Niedersächsischen Vermessungs- und Katasterverwaltung © 2011 LÖLN